
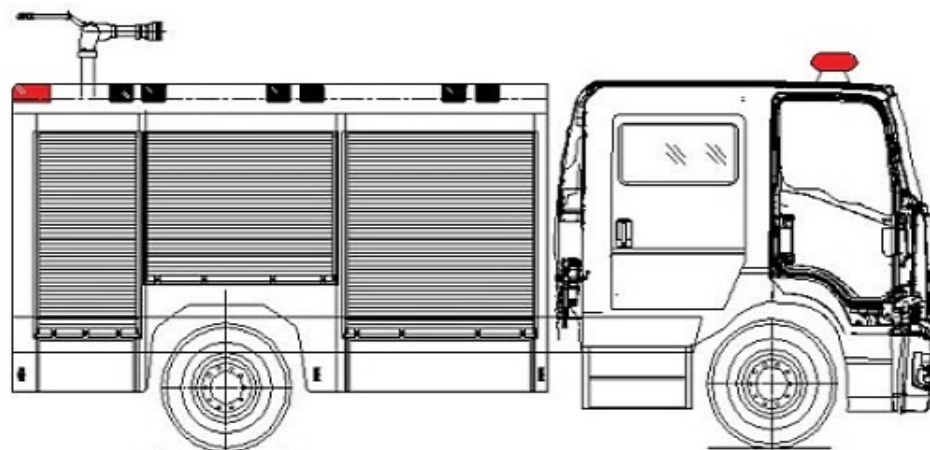
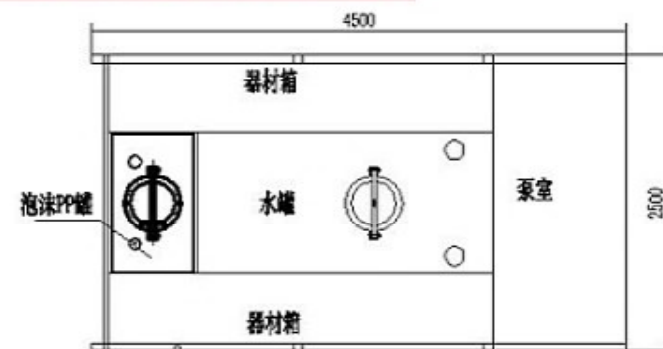
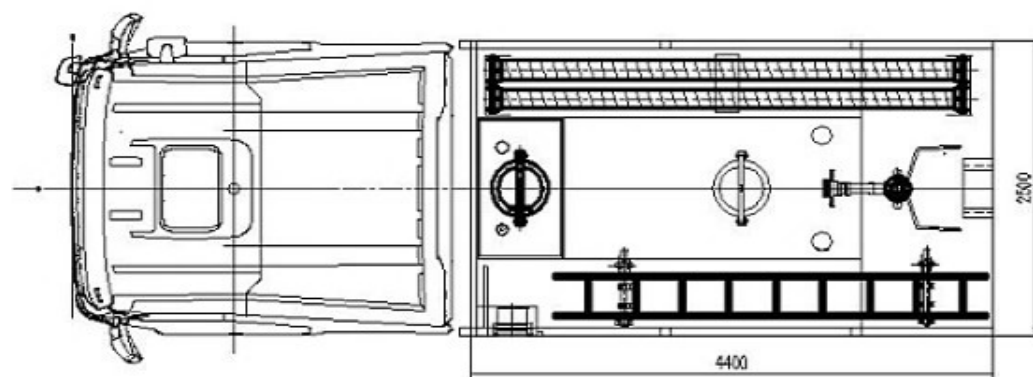
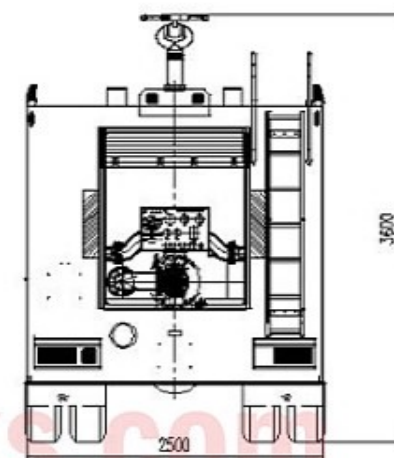


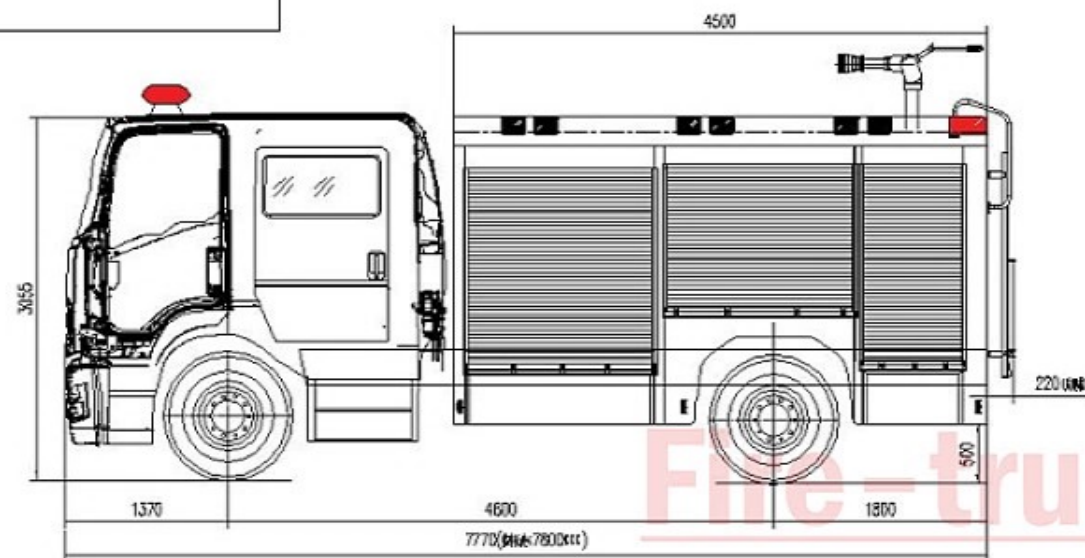

借通用件登记

描图

校描

旧底图总号

签字

日期

POWERSTAR									
标记	外版	更改文件号	签名/日期	材料:			图名:		
设计			工艺	/			庆铃出口4.5T泡沫消防车		
校对			标准审查	版本号	重量	比例	数量	图号:	
审核			日期	2023-12-19		1:4.5	4		
批准								第 页 共 页	
								订单号: XSHT005568Y(四合)	